


GRUPO MODULAR DE CELDAS ELÉCTRICAS Y CONTROL PARA LOS BOMBOS LA PLAYITA ZONA BUENOS AIRES Y ZONA MINERA VER DETALLE A

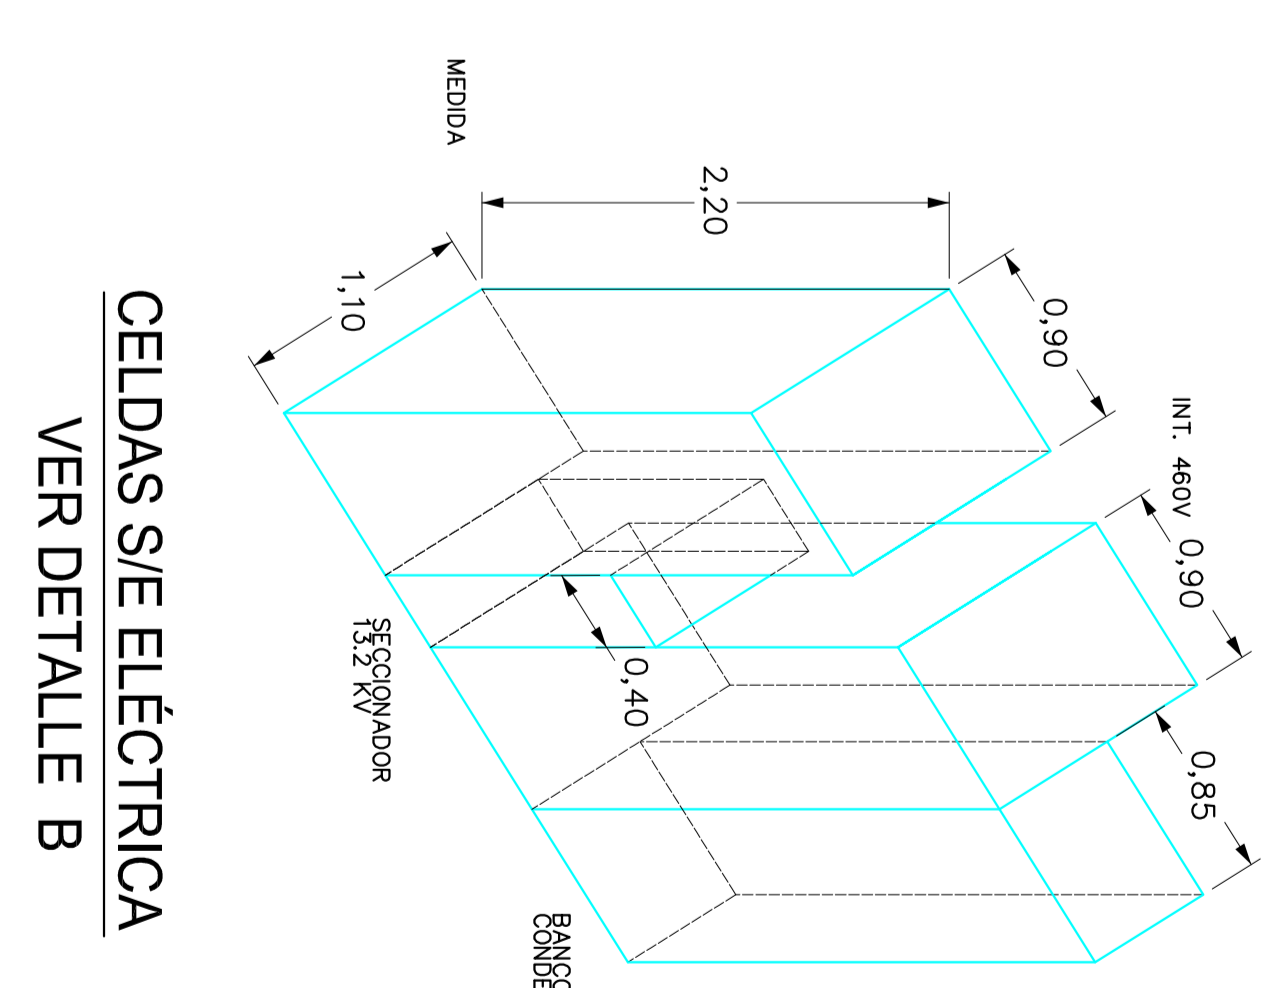

CELDAS S/E ELÉCTRICA VER DETALLE B

		<b>Empresas Públicas de Medellín E.S.P.</b> DIRECCIÓN AGUAS GERENCIA METROPOLITANA AGUAS SUBGERENCIA PROYECTOS AGUAS ÁREA PROYECTOS ACUEDUCTO		NOMBRE: Alejandro Estrada M. DISEÑO: Martha Inés González L. REVISÓ: DIRECTOR DEL PROYECTO: Aguas Nacionales		FIRMA:		<b>SISTEMA DE ACUEDUCTO</b> <b>MUNICIPIO DE QUIBODÓ</b>		<b>S/E ELÉCTRICA Y CELDAS DE CONTROL</b> <b>PLANTA LA PLAYITA-ZONA MINERA</b> <b>PLANTA LA PLAYITA-ZONA BUENOS AIRES</b> <b>DISPOSICIÓN DE CELDAS - DIAGRAMA UNIFILAR</b>		ESCALA: 1:100 FECHA: Mayo/2012 PROYECTO No.: <b>APA-100-684-3</b> NIVEL DE COMPLETADO: ARCHIVO: APA-100-684-3-10E1.00N		PLANO: 1 DE: 1 REV: 1	
--	--	---	--	---	--	--------	--	--	--	--	--	---	--	-----------------------------	--